


Grundriss E01

OK.FFB. E01=±0.000m = (+3.550m) +328,05m üNNH

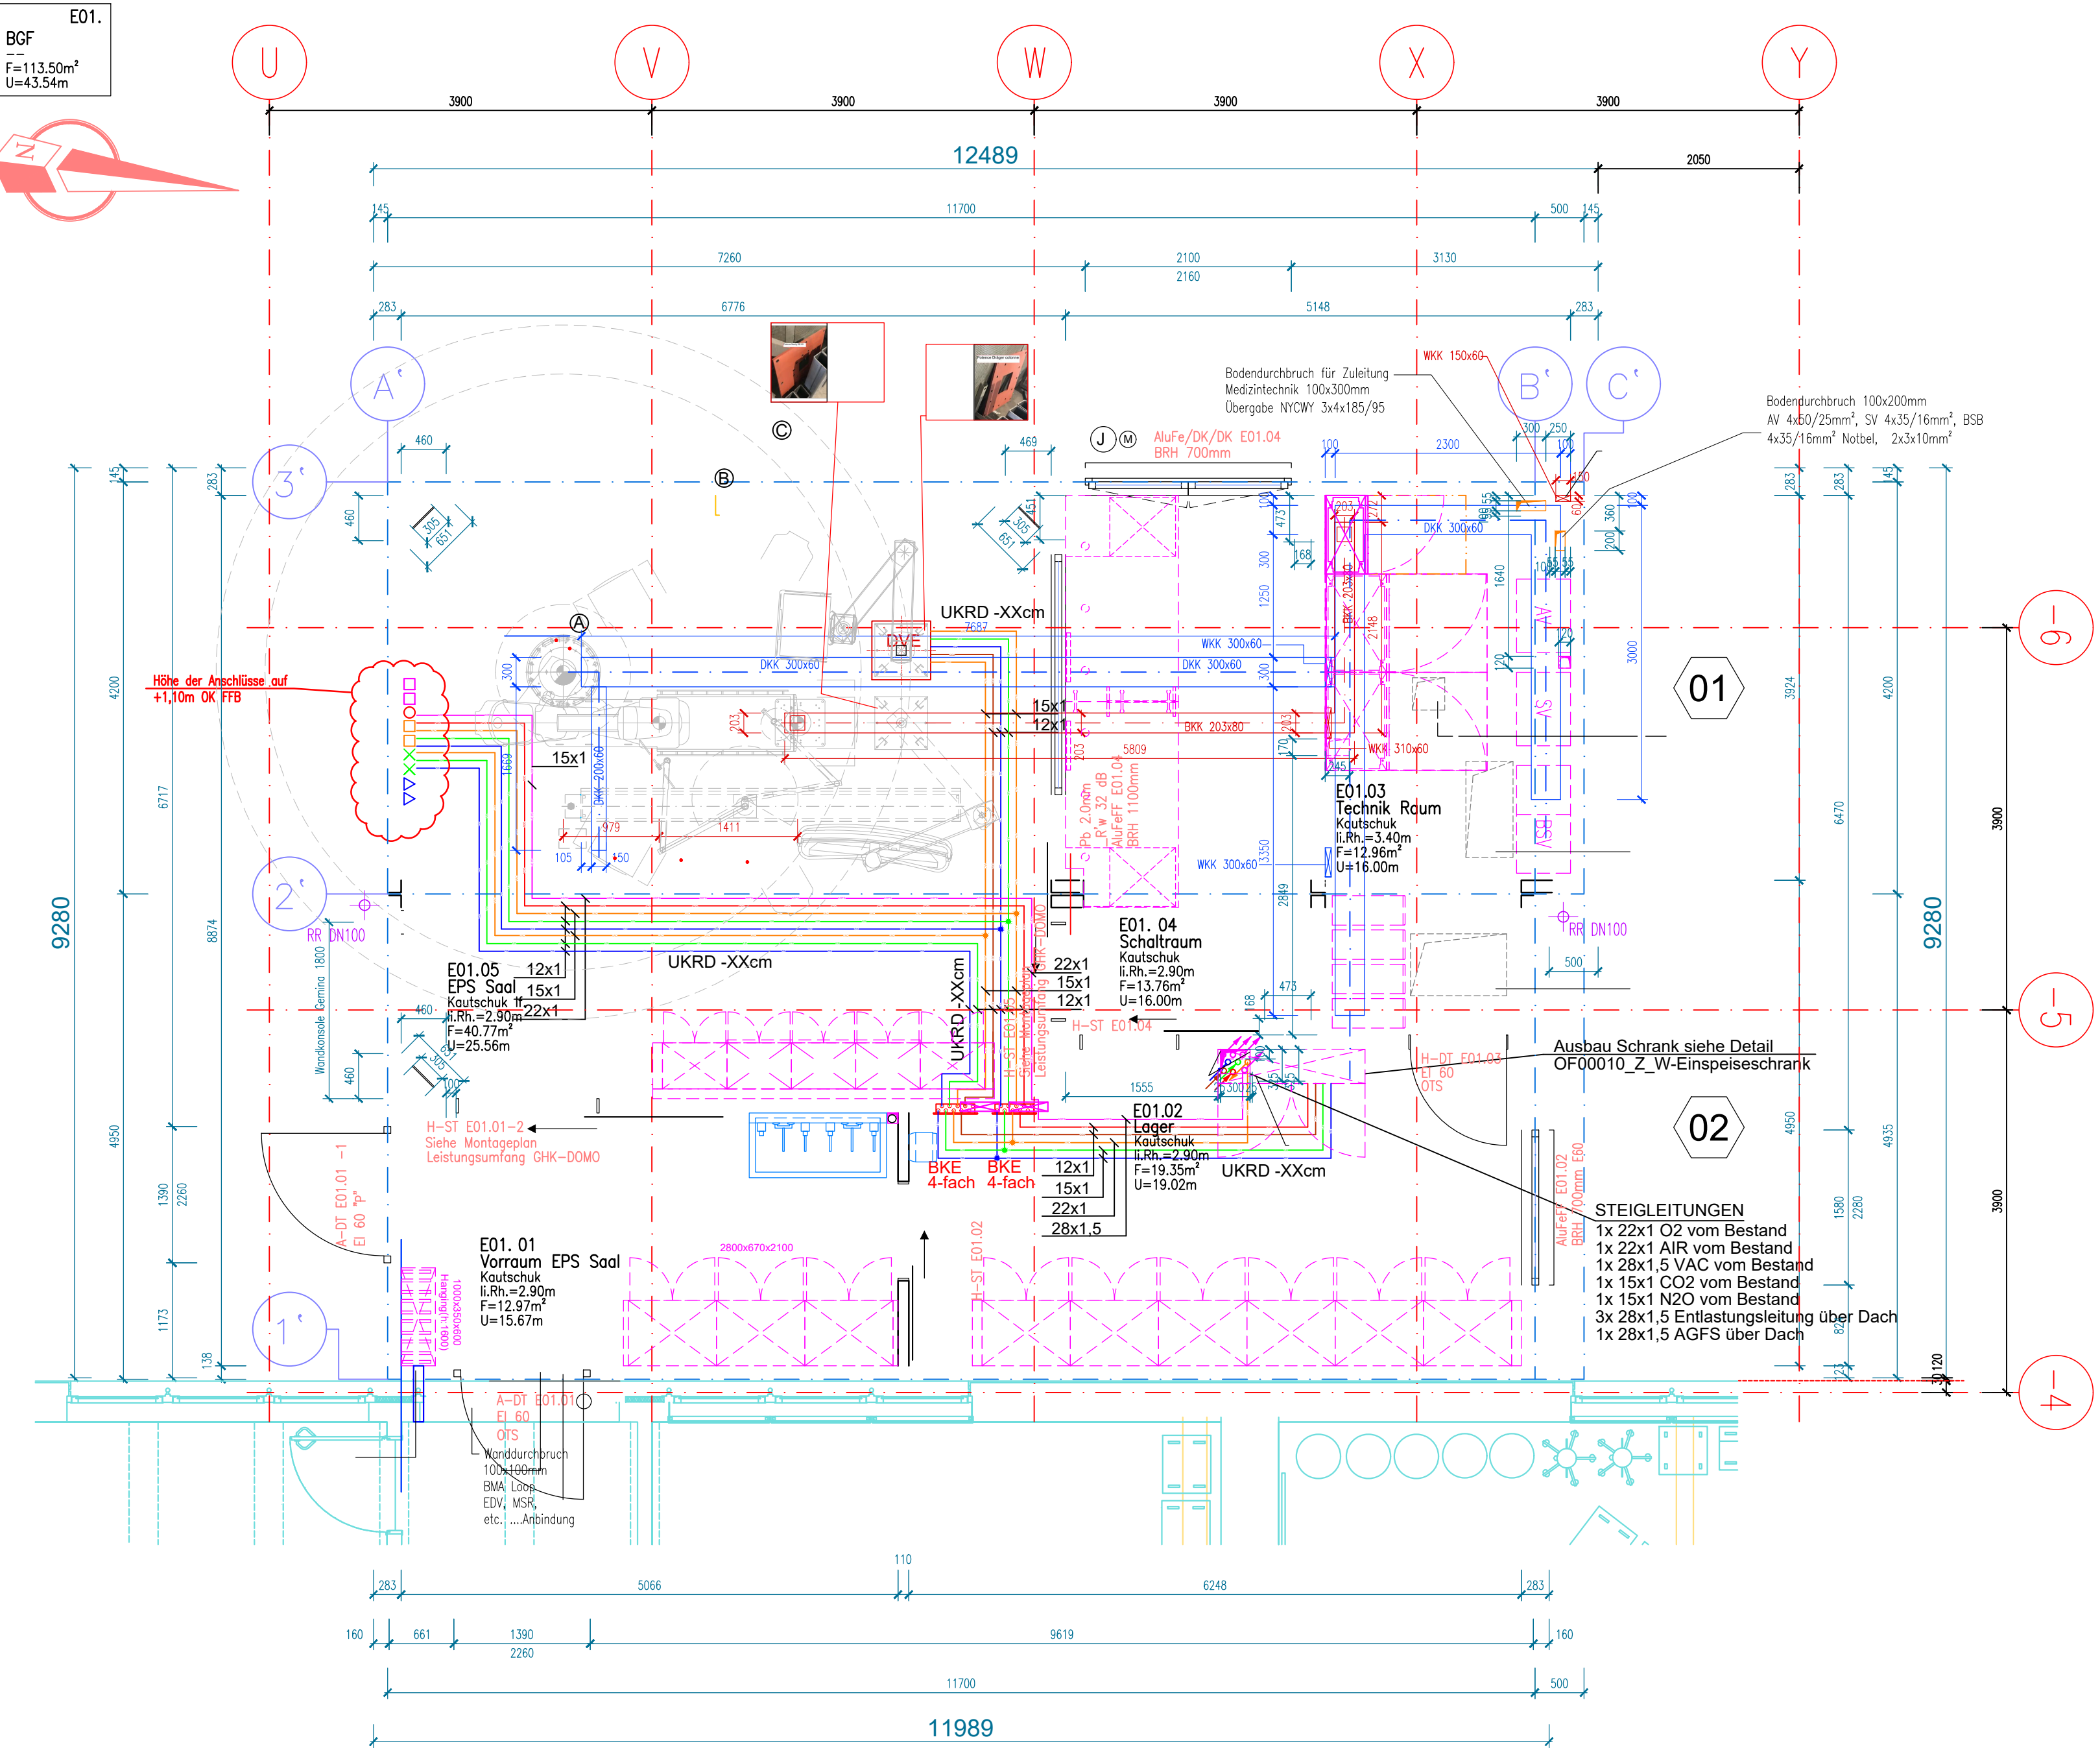

g	...	...	...
f	...	...	...
e	...	...	...
d	...	...	...
c	...	...	...
b	...	...	...
a	...	...	...
Index	Änderung:	Name:	Datum:
Papierformat: 841x594		cadolto CADOLTO Modulbau GmbH Wachendorfer Straße 34 Postfach 25 90556 Cadolzburg bei Nbg. Tel. +49 9103 502-0 Fax: +49 9103 502-120 www.cadolto.com E-Mail: info@cadolto.com	
Gebäudetyp:	...	Diese Zeichnung bleibt unser Eigentum und darf in keinem Fall ohne besondere Genehmigung vervielfältigt, abgezeichnet, noch dritten Personen weder im Original noch in Kopie mitgeteilt werden, gemäß den gesetzlichen Bestimmungen.	
Planart:	Werkplan		
Bauvorhaben:	Salle EPS Artis Iconofloor INCCI Inst. Nat. Chirurgie Cardiologie et de Cardiologie Interventionelle 2A, Rue Barblé 1210 Luxembourg	Name: gezeichnet: D. Werthner geprüft: Maßstab: 1:50	Datum: 04.08.2022
Planinhalt:	Grundriss mit Leitungen der Med-Gase	22702	WG005
Dateiname: C:\Cadolto\DE-CA001\Projekte-CAD\2022\LUX Siemens INCCI LHW\Pläne\Werkplanung\Grundriss\22702-WG005 Grundriss mit Gase Leitungen.dwg			