

LEGENDA

- contatore del gas
- interruttore generale
- radiatore
- radiatore arredobagno

 



NOTE

- superficie interna al netto delle murature: 52,13 mq
- superficie letto: 9,57 mq
- superficie soggiorno: 17,87 mq
- superf. ingres. disimp.: 6,13 mq
- superficie pranzo: 6,82 mq
- superficie serv. igien. 01: 3,34 mq
- superficie serv. igien. 02: 2,69 mq
- superficie cucina: 5,68 mq
- perimetro interno: 70,74 m

Pianta Rapp. 1/50



Claudio Bangrazi architetto		DATA MARZO 2010
PROPRIETA': Signor Stefano Palalidis		AGGIORNATO
Progetto di ristrutturazione dell'appartamento sito in Via Leone IV n° 38 - 00192 Roma		TAV. 01 STATO ATTUALE-PIANTA Scala 1/50
Riproduzione riservata (Art. 2578 c.c. Italiano)		

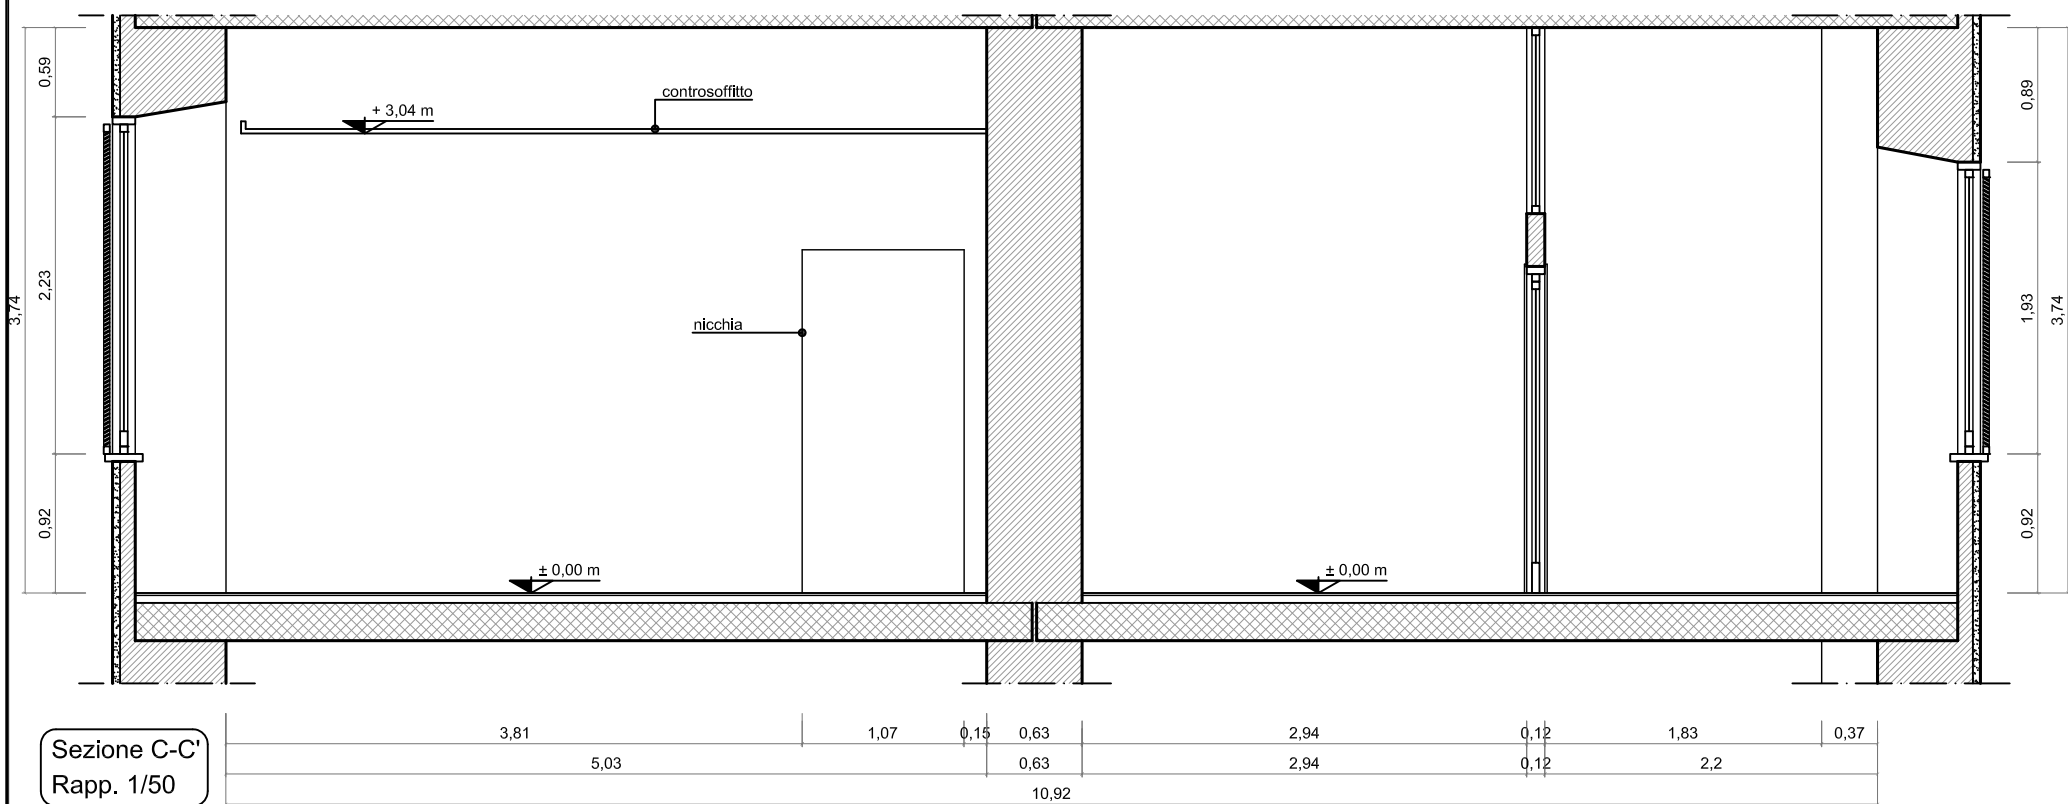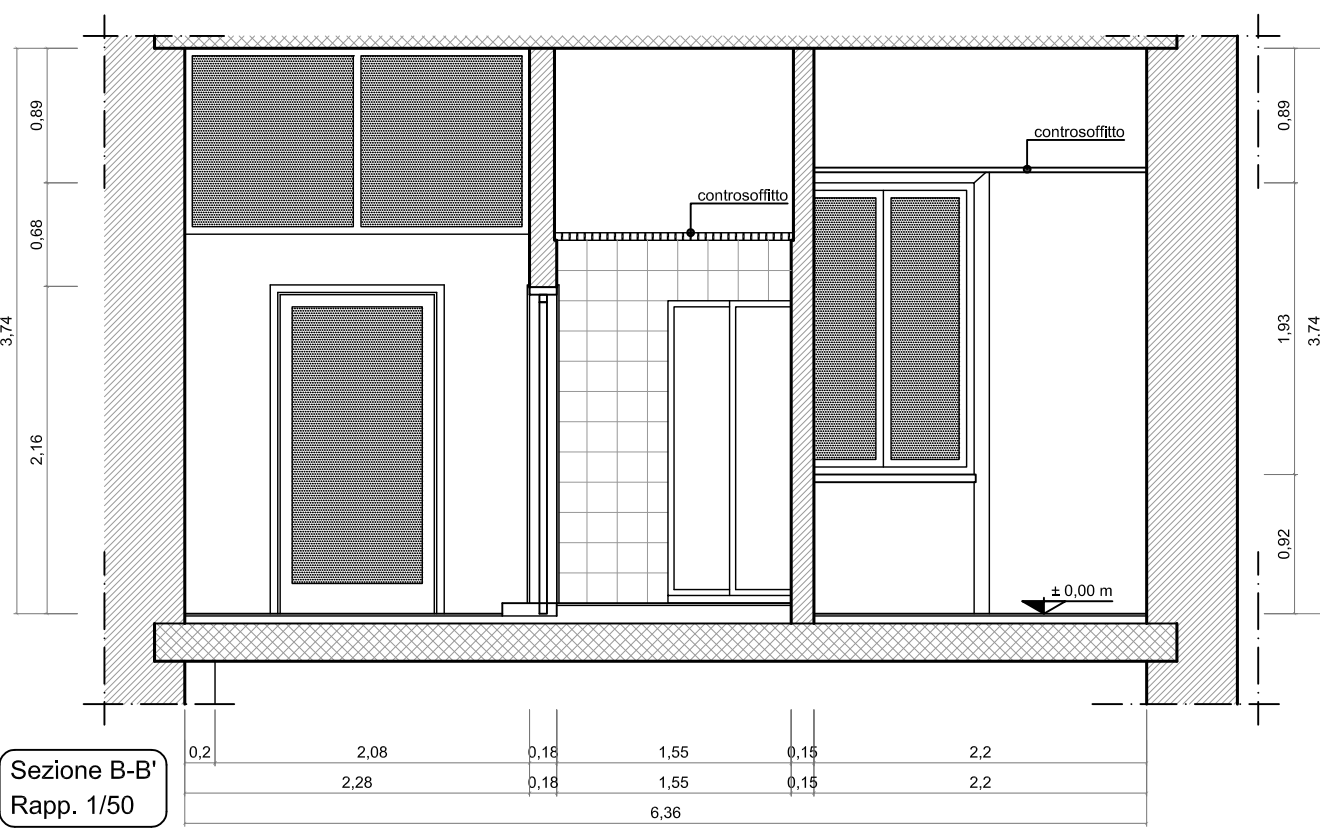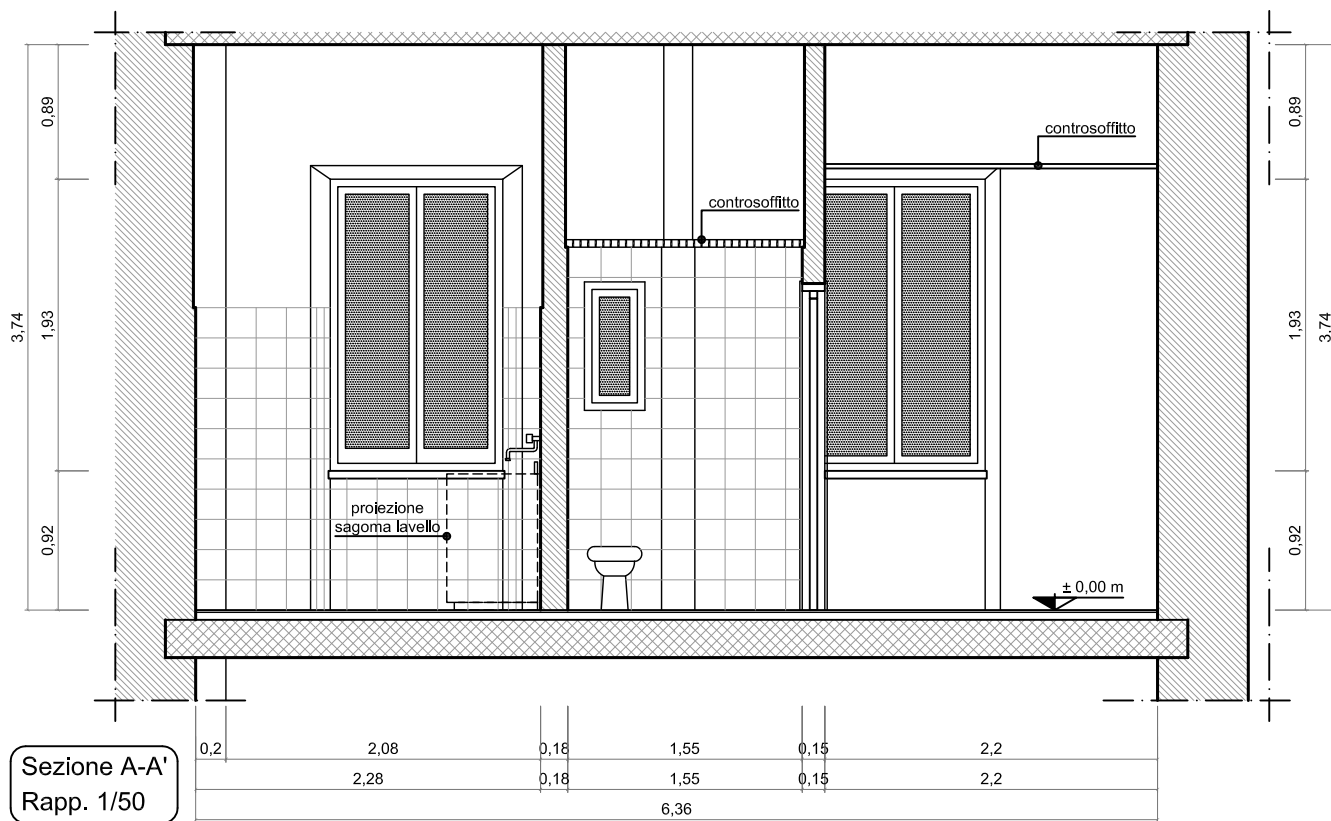

Claudio Bangrazi architetto

DATA
MARZO 2010

PROPRIETA': Signor Stefano Paladisi





AGGIORNATO


Progetto di ristrutturazione dell'appartamento
sito in Via Leone IV n° 38 - 00192 Roma

TAV. 02
STATO ATTUALE
SEZ. A-A, B-B
Scala 1/50

Riproduzione riservata (Art. 2578 c.c. italiano)

LEGENDA


-  interruttore generale
-  radiatore
-  radiatore arredobagno
-  zona soppalco strutturale

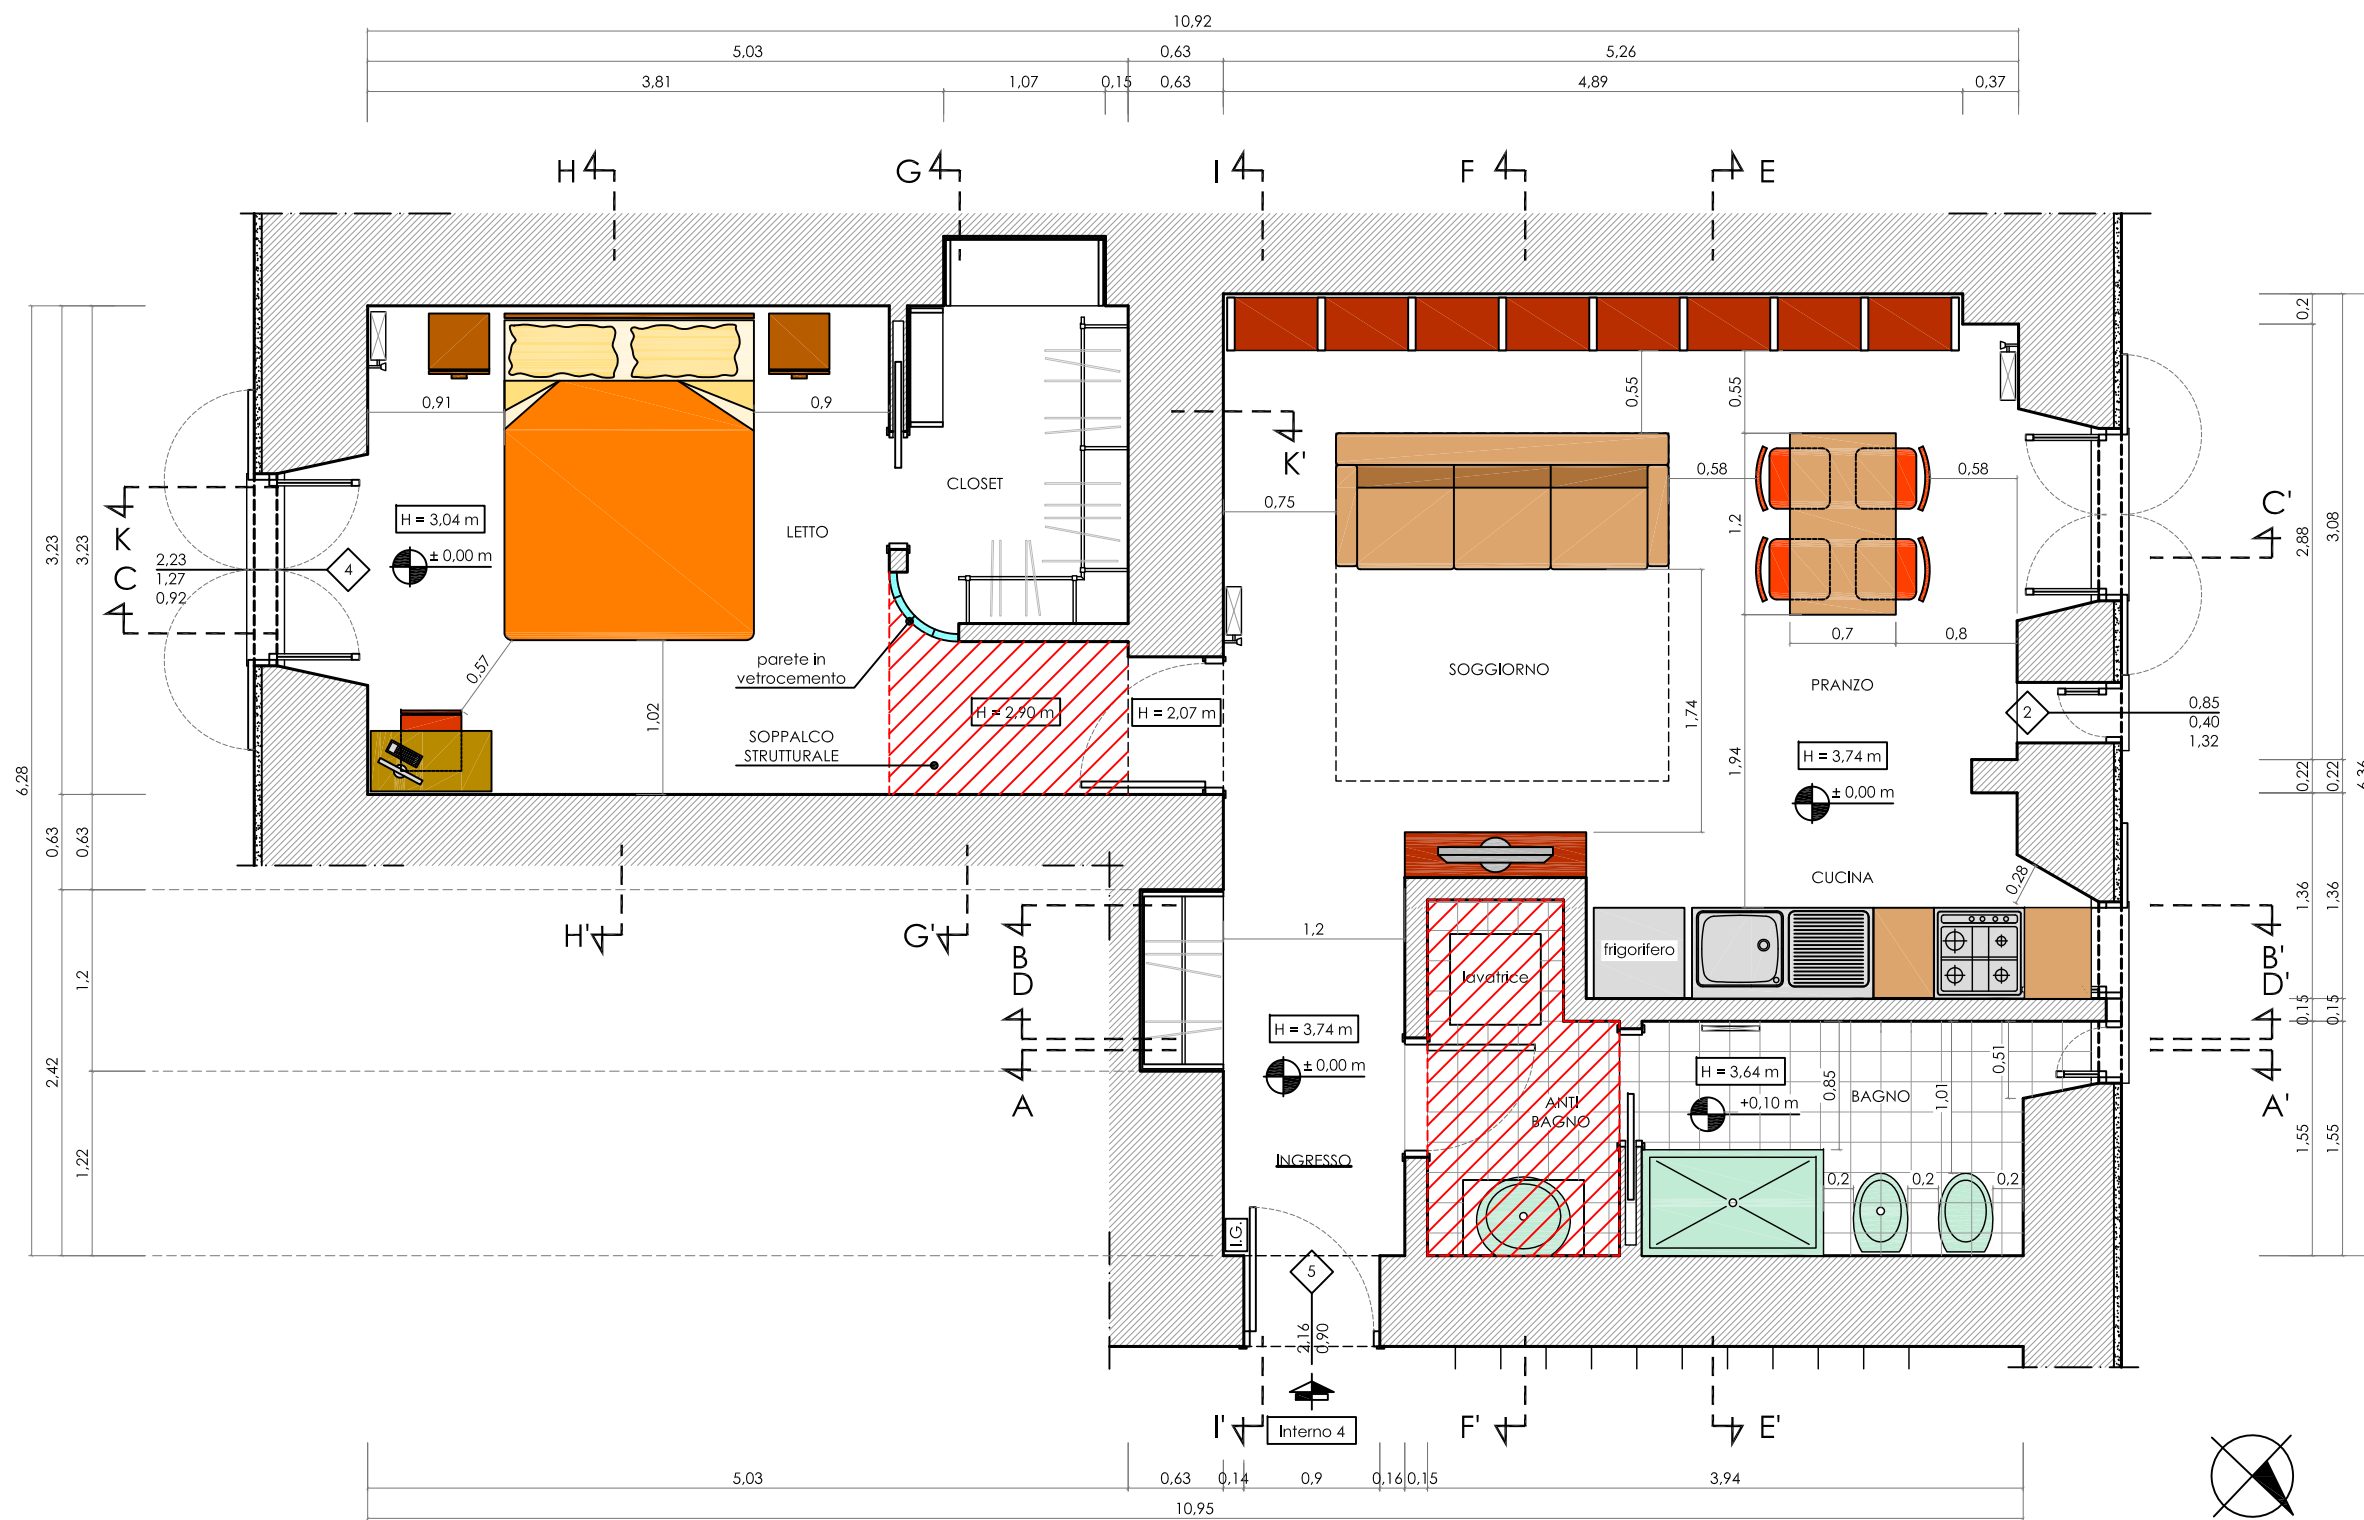

Pianta Rapp. 1/50



Claudio Bangrazi architetto		DATA LUGLIO 2010
PROPRIETA': Signor Stefano Paladis		AGGIORNATO
Progetto di ristrutturazione dell'appartamento sito in Via Leone IV n° 38 - 00192 Roma		TAV. 01 STATO DI PROGETTO PIANTA CON ARREDI Scala 1/50
Riproduzione riservata (Art. 2578 c.c. italiano)		

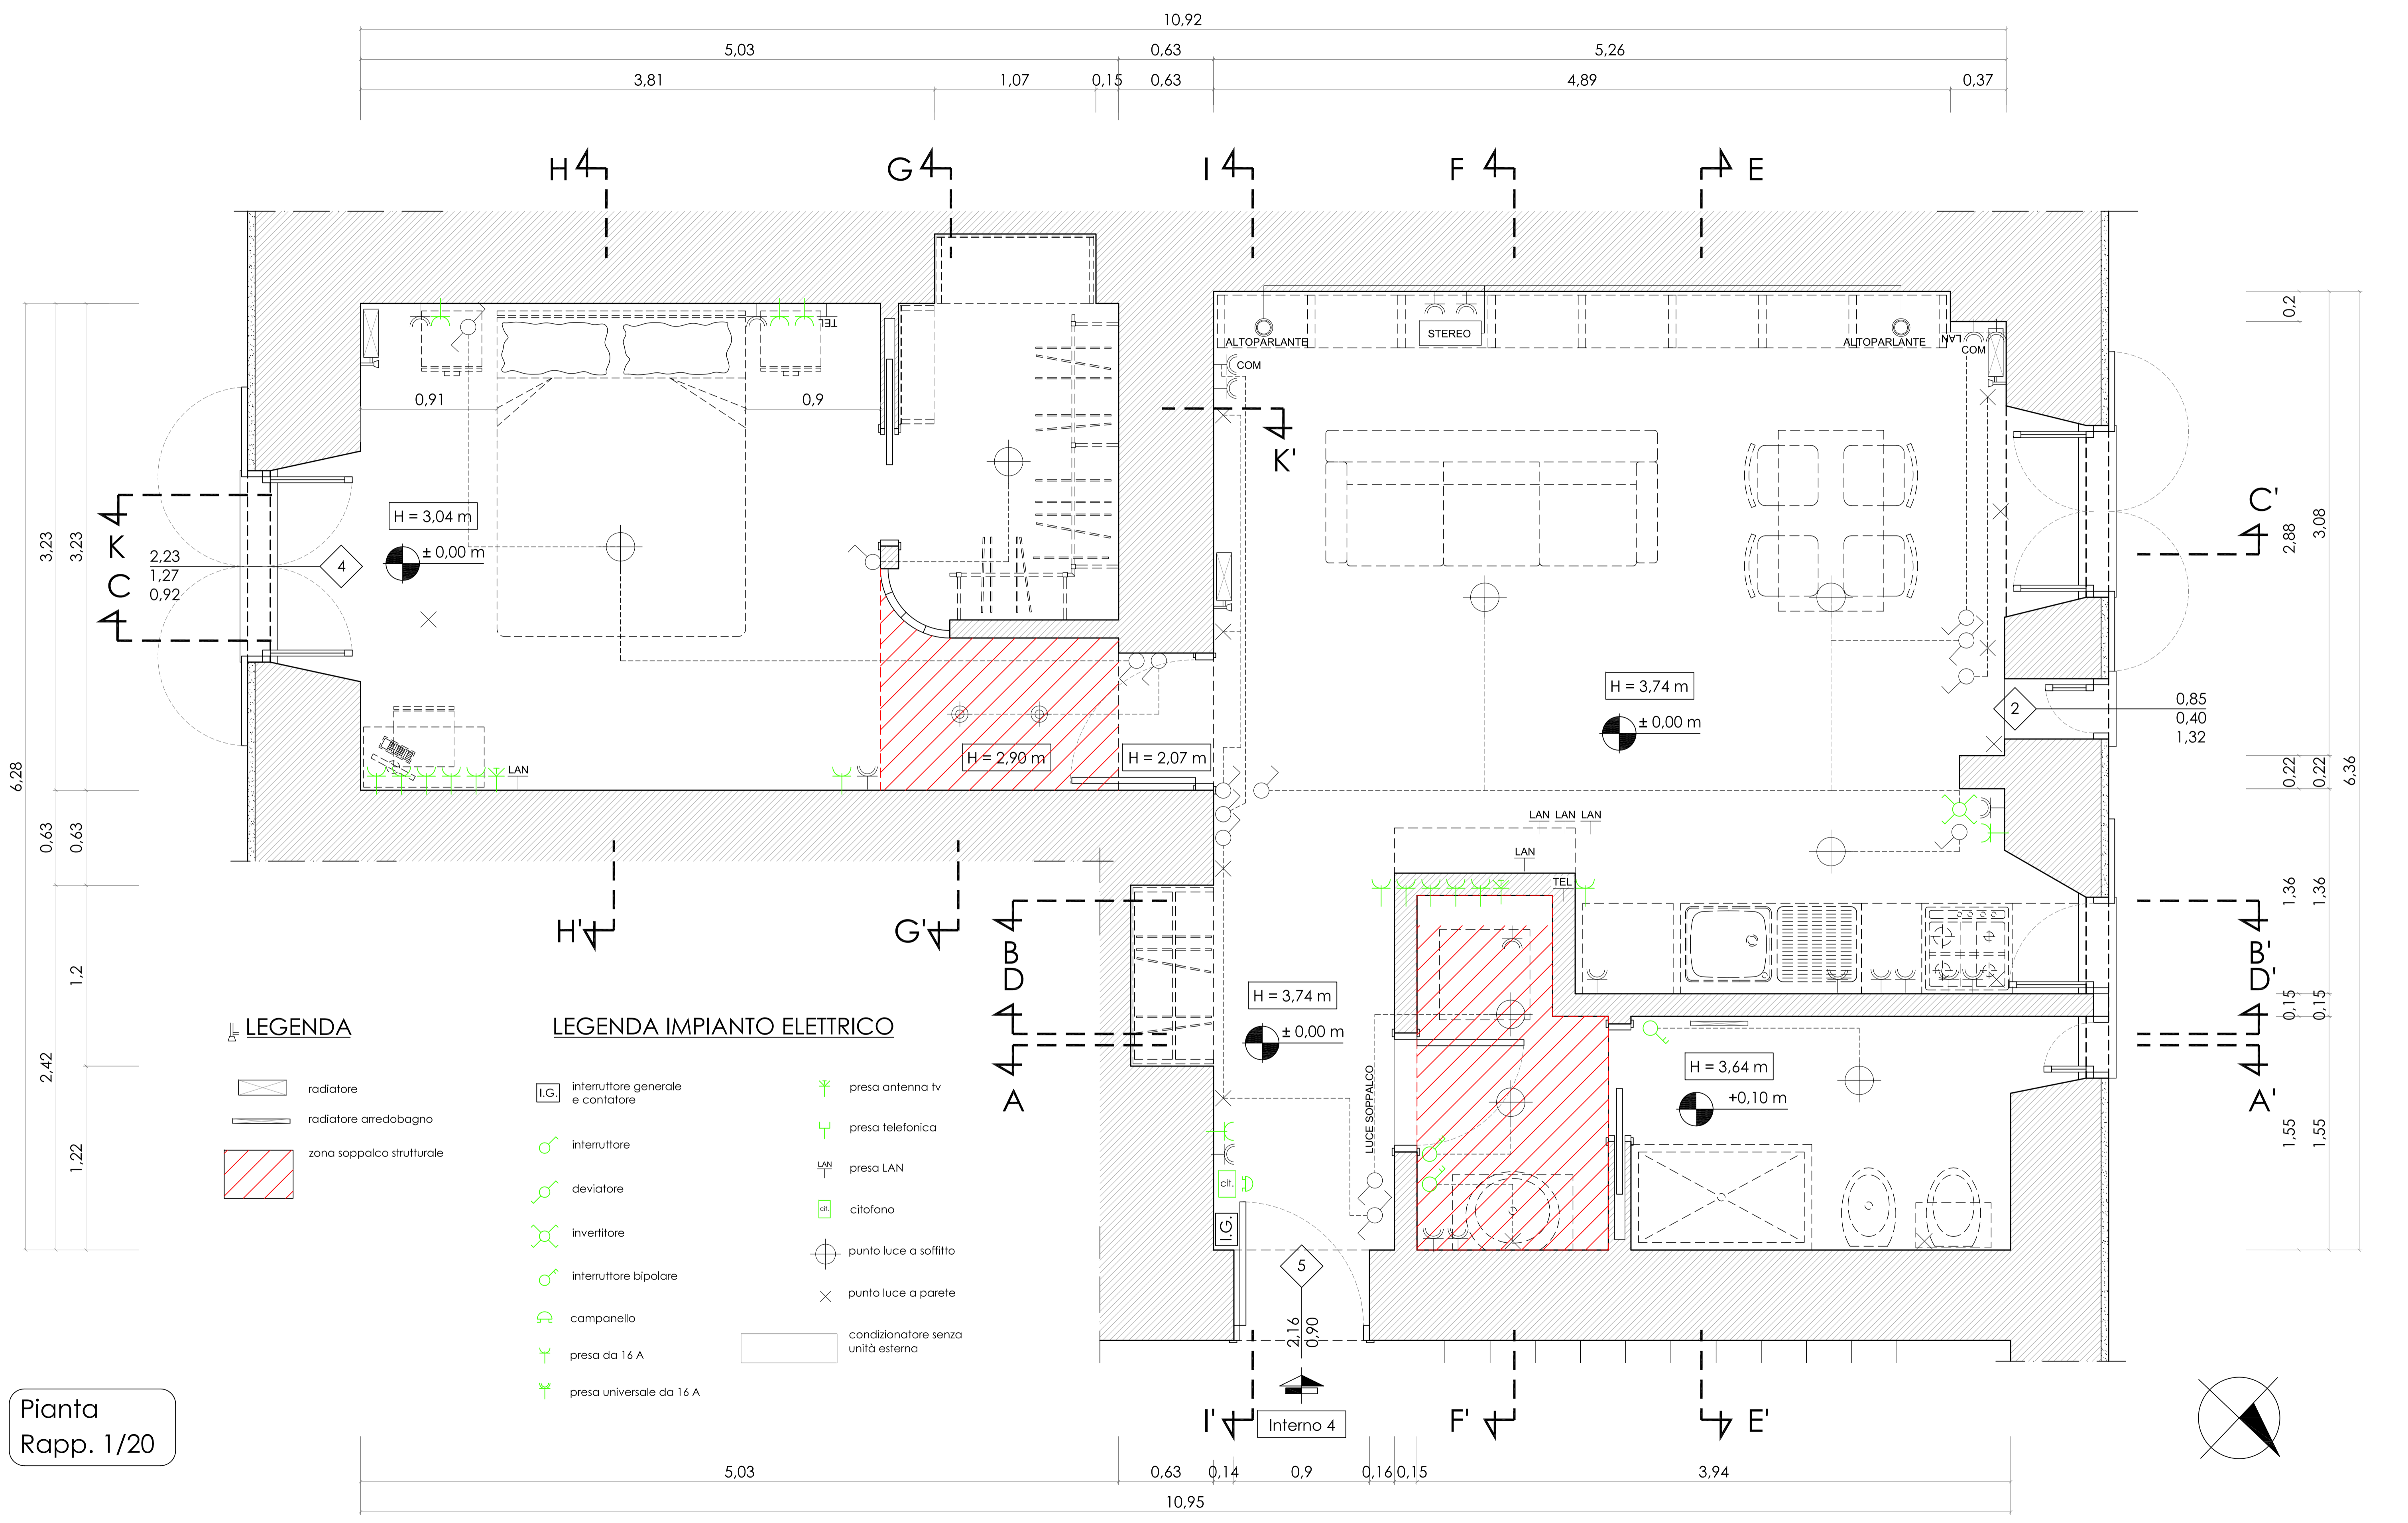


LEGENDA


- radiatore
- radiatore arredobagno
- zona sopbalco strutturale

LEGENDA IMPIANTO ELETTRICO

- interruttore generale e contatore
- interruttore
- deviatore
- invertitore
- interruttore bipolare
- campanello
- presa da 16 A
- presa universale da 16 A
- presa antenna tv
- presa telefonica
- presa LAN
- citofono
- punto luce a soffitto
- punto luce a parete
- condizionatore senza unità esterna

Pianta Rapp. 1/20

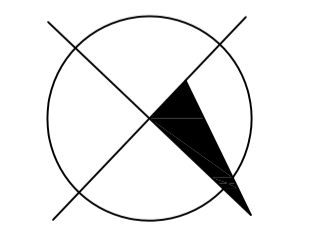

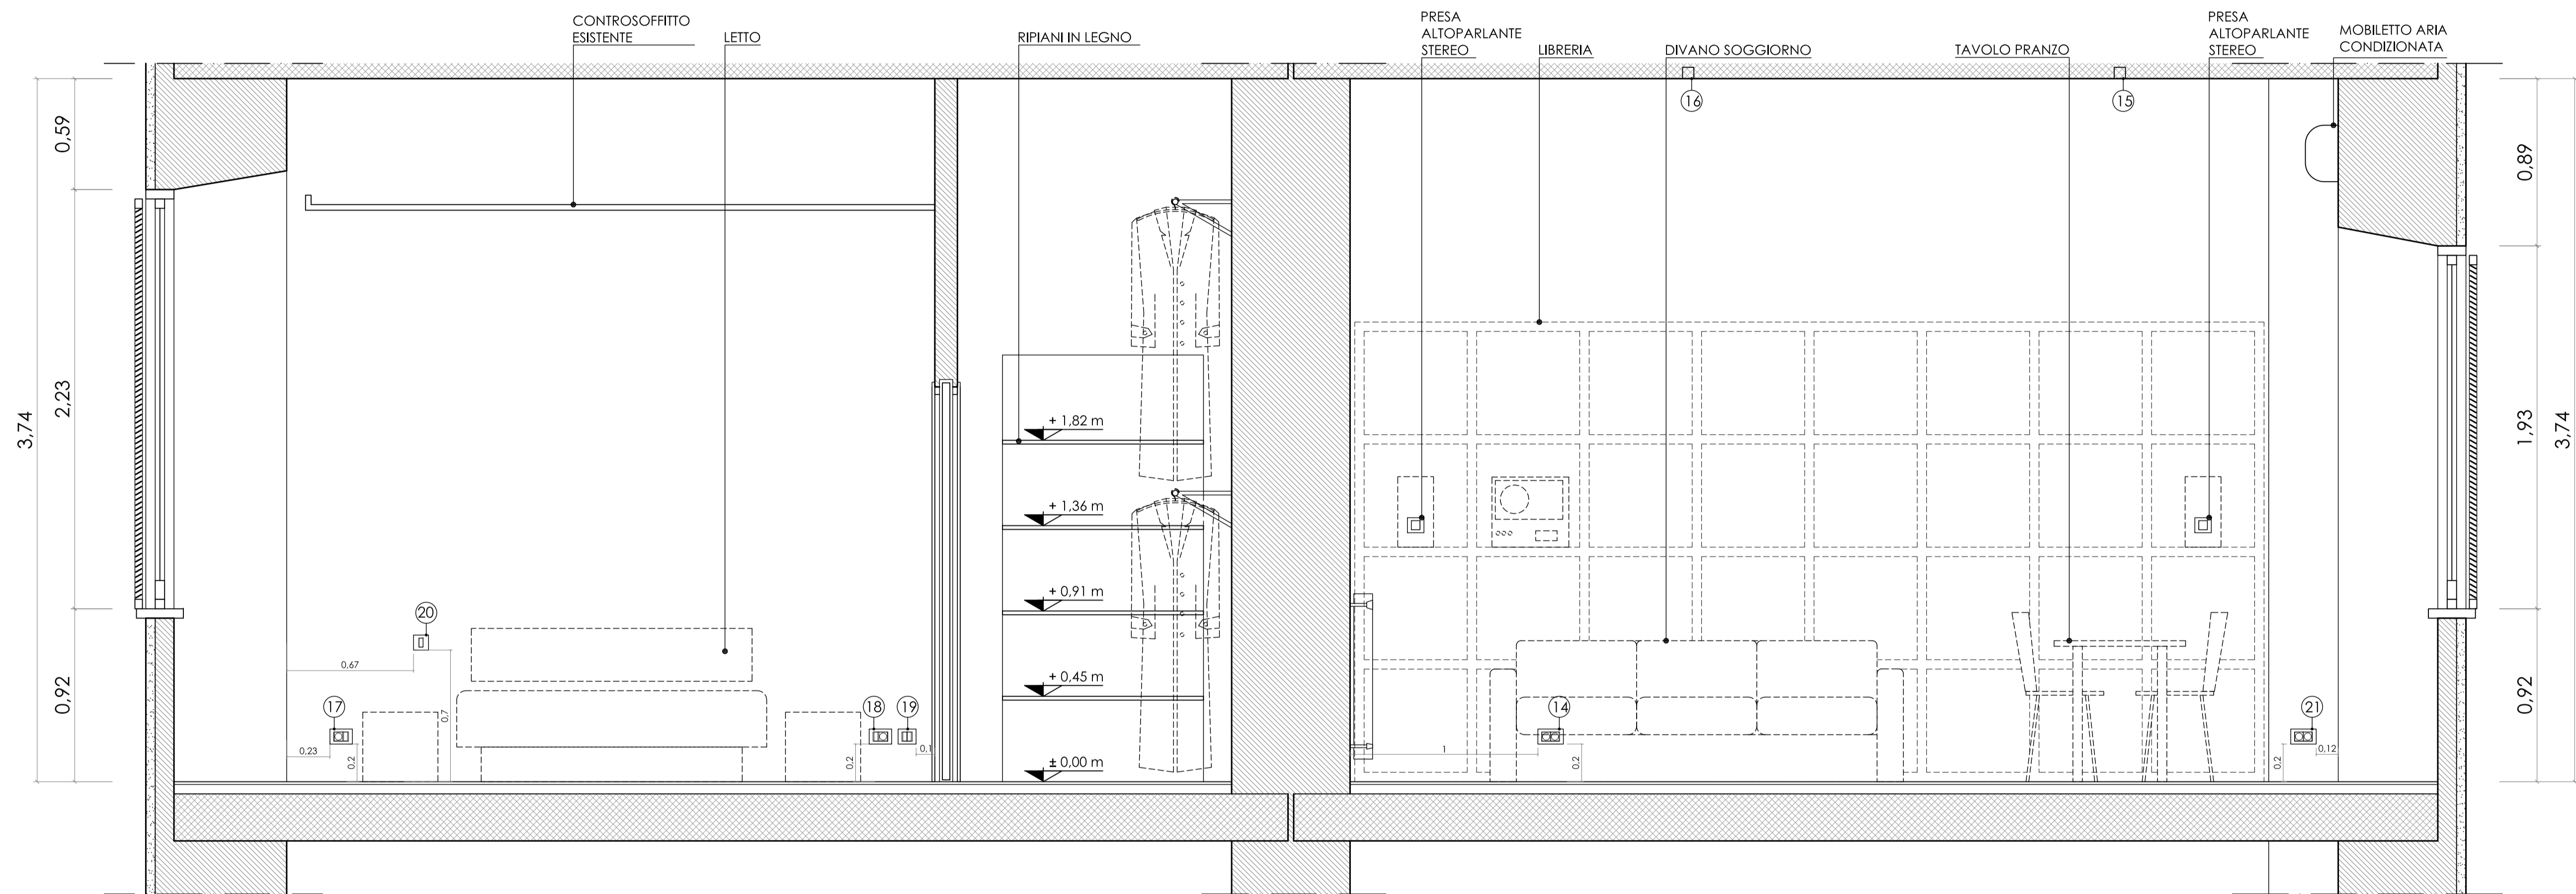



Sezione C-C'
Rapp. 1/20

3.81	1.07	0.15	0.63	4.89	0.37
5.03			0.63	4.89	0.37
			10.92		

LEGENDA
IMPIANTO
ELETTRICO

14	n° 1 scatola + supporto + placca da 4 moduli n° 2 prese da 16 A universali	art. V71304 + 14614 + 14654.01 art. 14210	18	n° 1 scatola + supporto + placca da 3 moduli n° 1 presa da 16 A universale n° 1 presa da 16 A	art. V71303 + 14613 + 14653.01 art. 14210 art. 14203	21	n° 1 scatola + supporto + placca da 4 moduli n° 1 presa da 16 A universale n° 1 presa da 16 A universale (comandata)	art. V71304 + 14614 + 14654.01 art. 14210 art. 14210
15	n° 1 scatola di derivazione da parete con passacavi	art. V55001	19	n° 1 scatola + supporto + placca da 2 moduli n° 1 presa da 16 A n° 1 connettore telefono	art. V71001 + 14602 + 14652.01 art. 14203 art. 14320			
16	n° 1 scatola di derivazione da parete con passacavi	art. V55001	20	n° 1 scatola + supporto + placca da 1 moduli n° 1 meccanismo deviat.unipol 16 A + tasto ill.	art. V71001 + 14601 + 14641.01 art. 14004.0 + 14021			
17	n° 1 scatola + supporto + placca da 3 moduli n° 1 presa da 16 A universale n° 1 presa da 16 A	art. V71303 + 14613 + 14653.01 art. 14210 art. 14203						

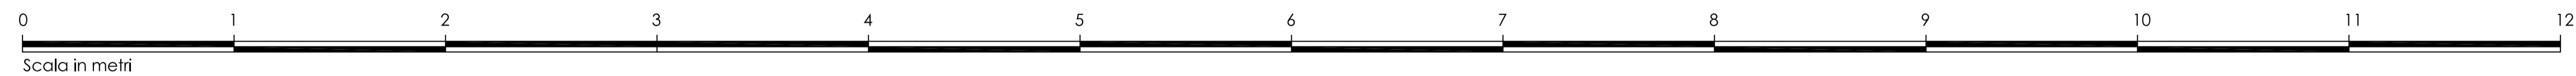

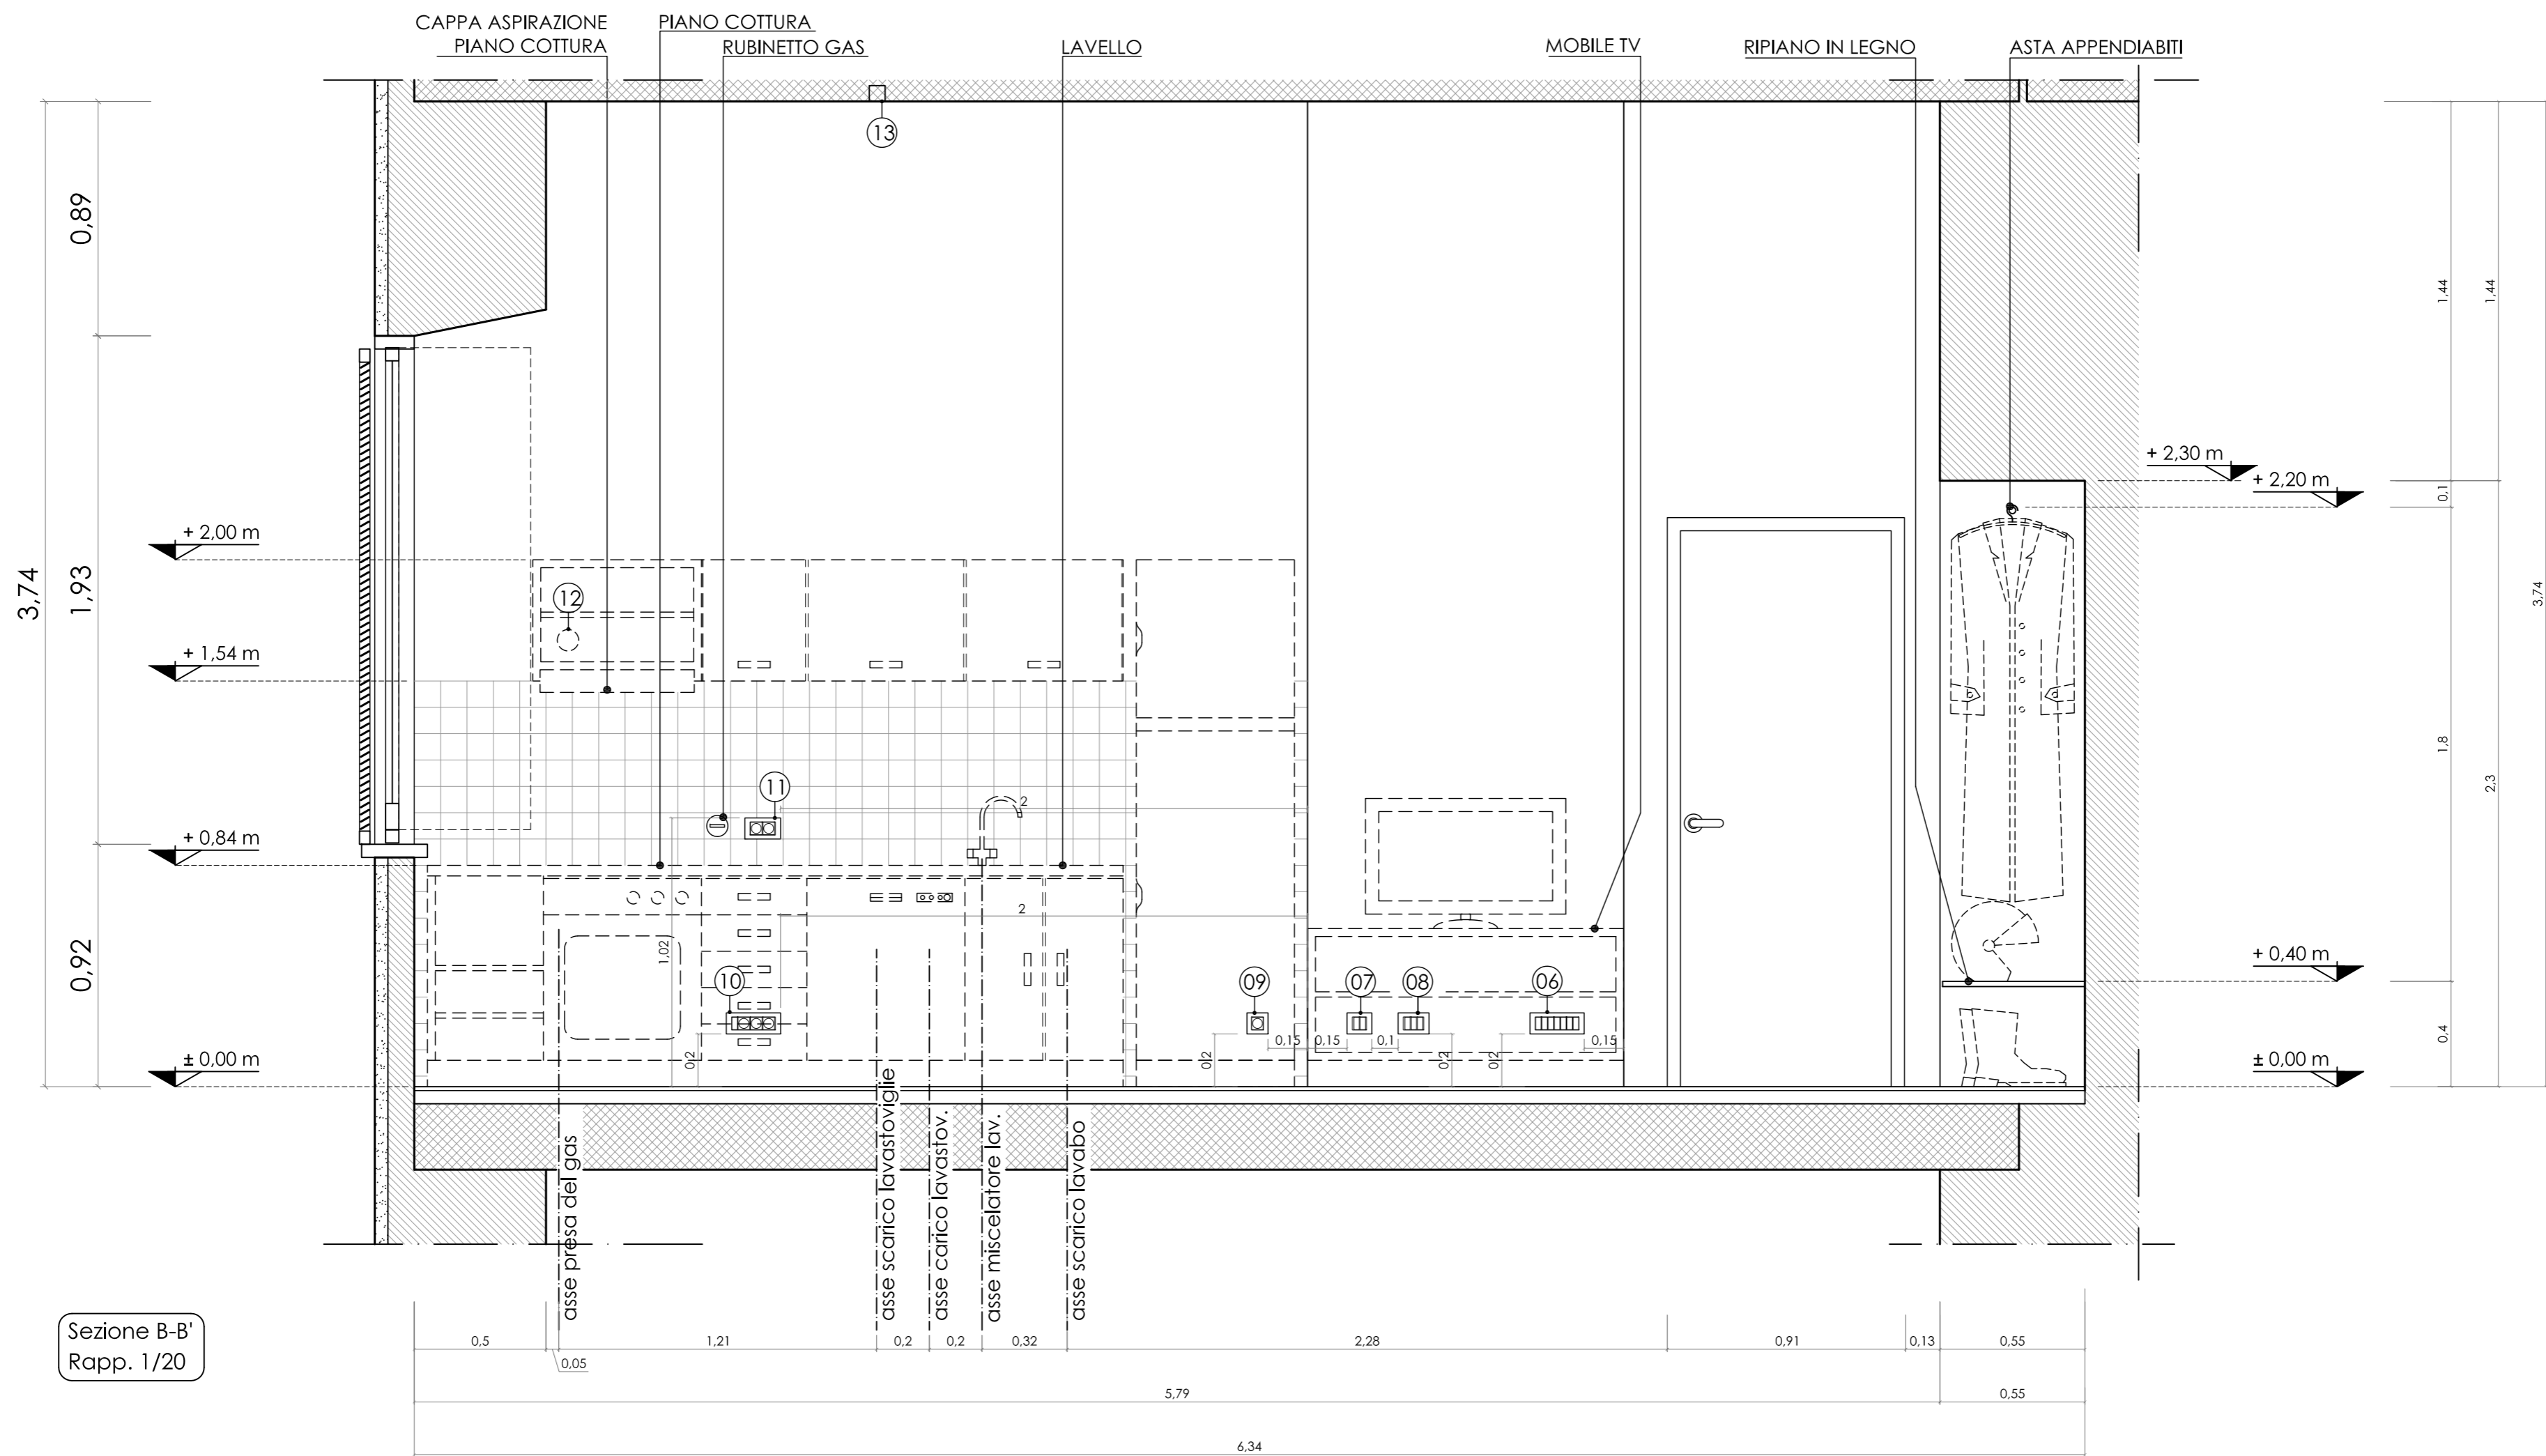


Sezione B-B'
Rapp. 1/20

LEGENDA
IMPIANTO
ELETRICO

06	n° 1 scatola + supporto + placca da 7 moduli n° 5 prese da 16 A n° 1 presa tv n° 1 presa LAN	art. V71306 + 14617 + 14657.01 art. 14203 art. 14300.01 art. 14334.8	09	n° 1 scatola + supporto + placca da 2 moduli n° 1 presa da 16 A universale	art. V71001 + 14602 + 14652.01 art. 14210
07	n° 1 scatola + supporto + placca da 2 moduli n° 1 presa da 16 A n° 1 connettore telefono	art. V71001 + 14602 + 14652.01 art. 14203 art. 14320	10	n° 1 scatola + supporto + placca da 7 moduli n° 3 prese da 16 A universali n° 1 copriforo	art. V71306 + 14617 + 14657.01 art. 14210 art. 14041
08	n° 1 scatola + supporto + placca da 3 moduli n° 3 prese LAN (per il remoto)	art. V71303 + 14613 + 14653.01 art. 14334.8	11	n° 1 scatola + supporto + placca da 4 moduli n° 2 prese da 16 A universali	art. V71304 + 14614 + 14654.01 art. 14210
			12	n° 1 scatola di derivazione da parete con passacavi	art. V55001
			13	n° 1 scatola di derivazione da parete con passacavi	art. V55001



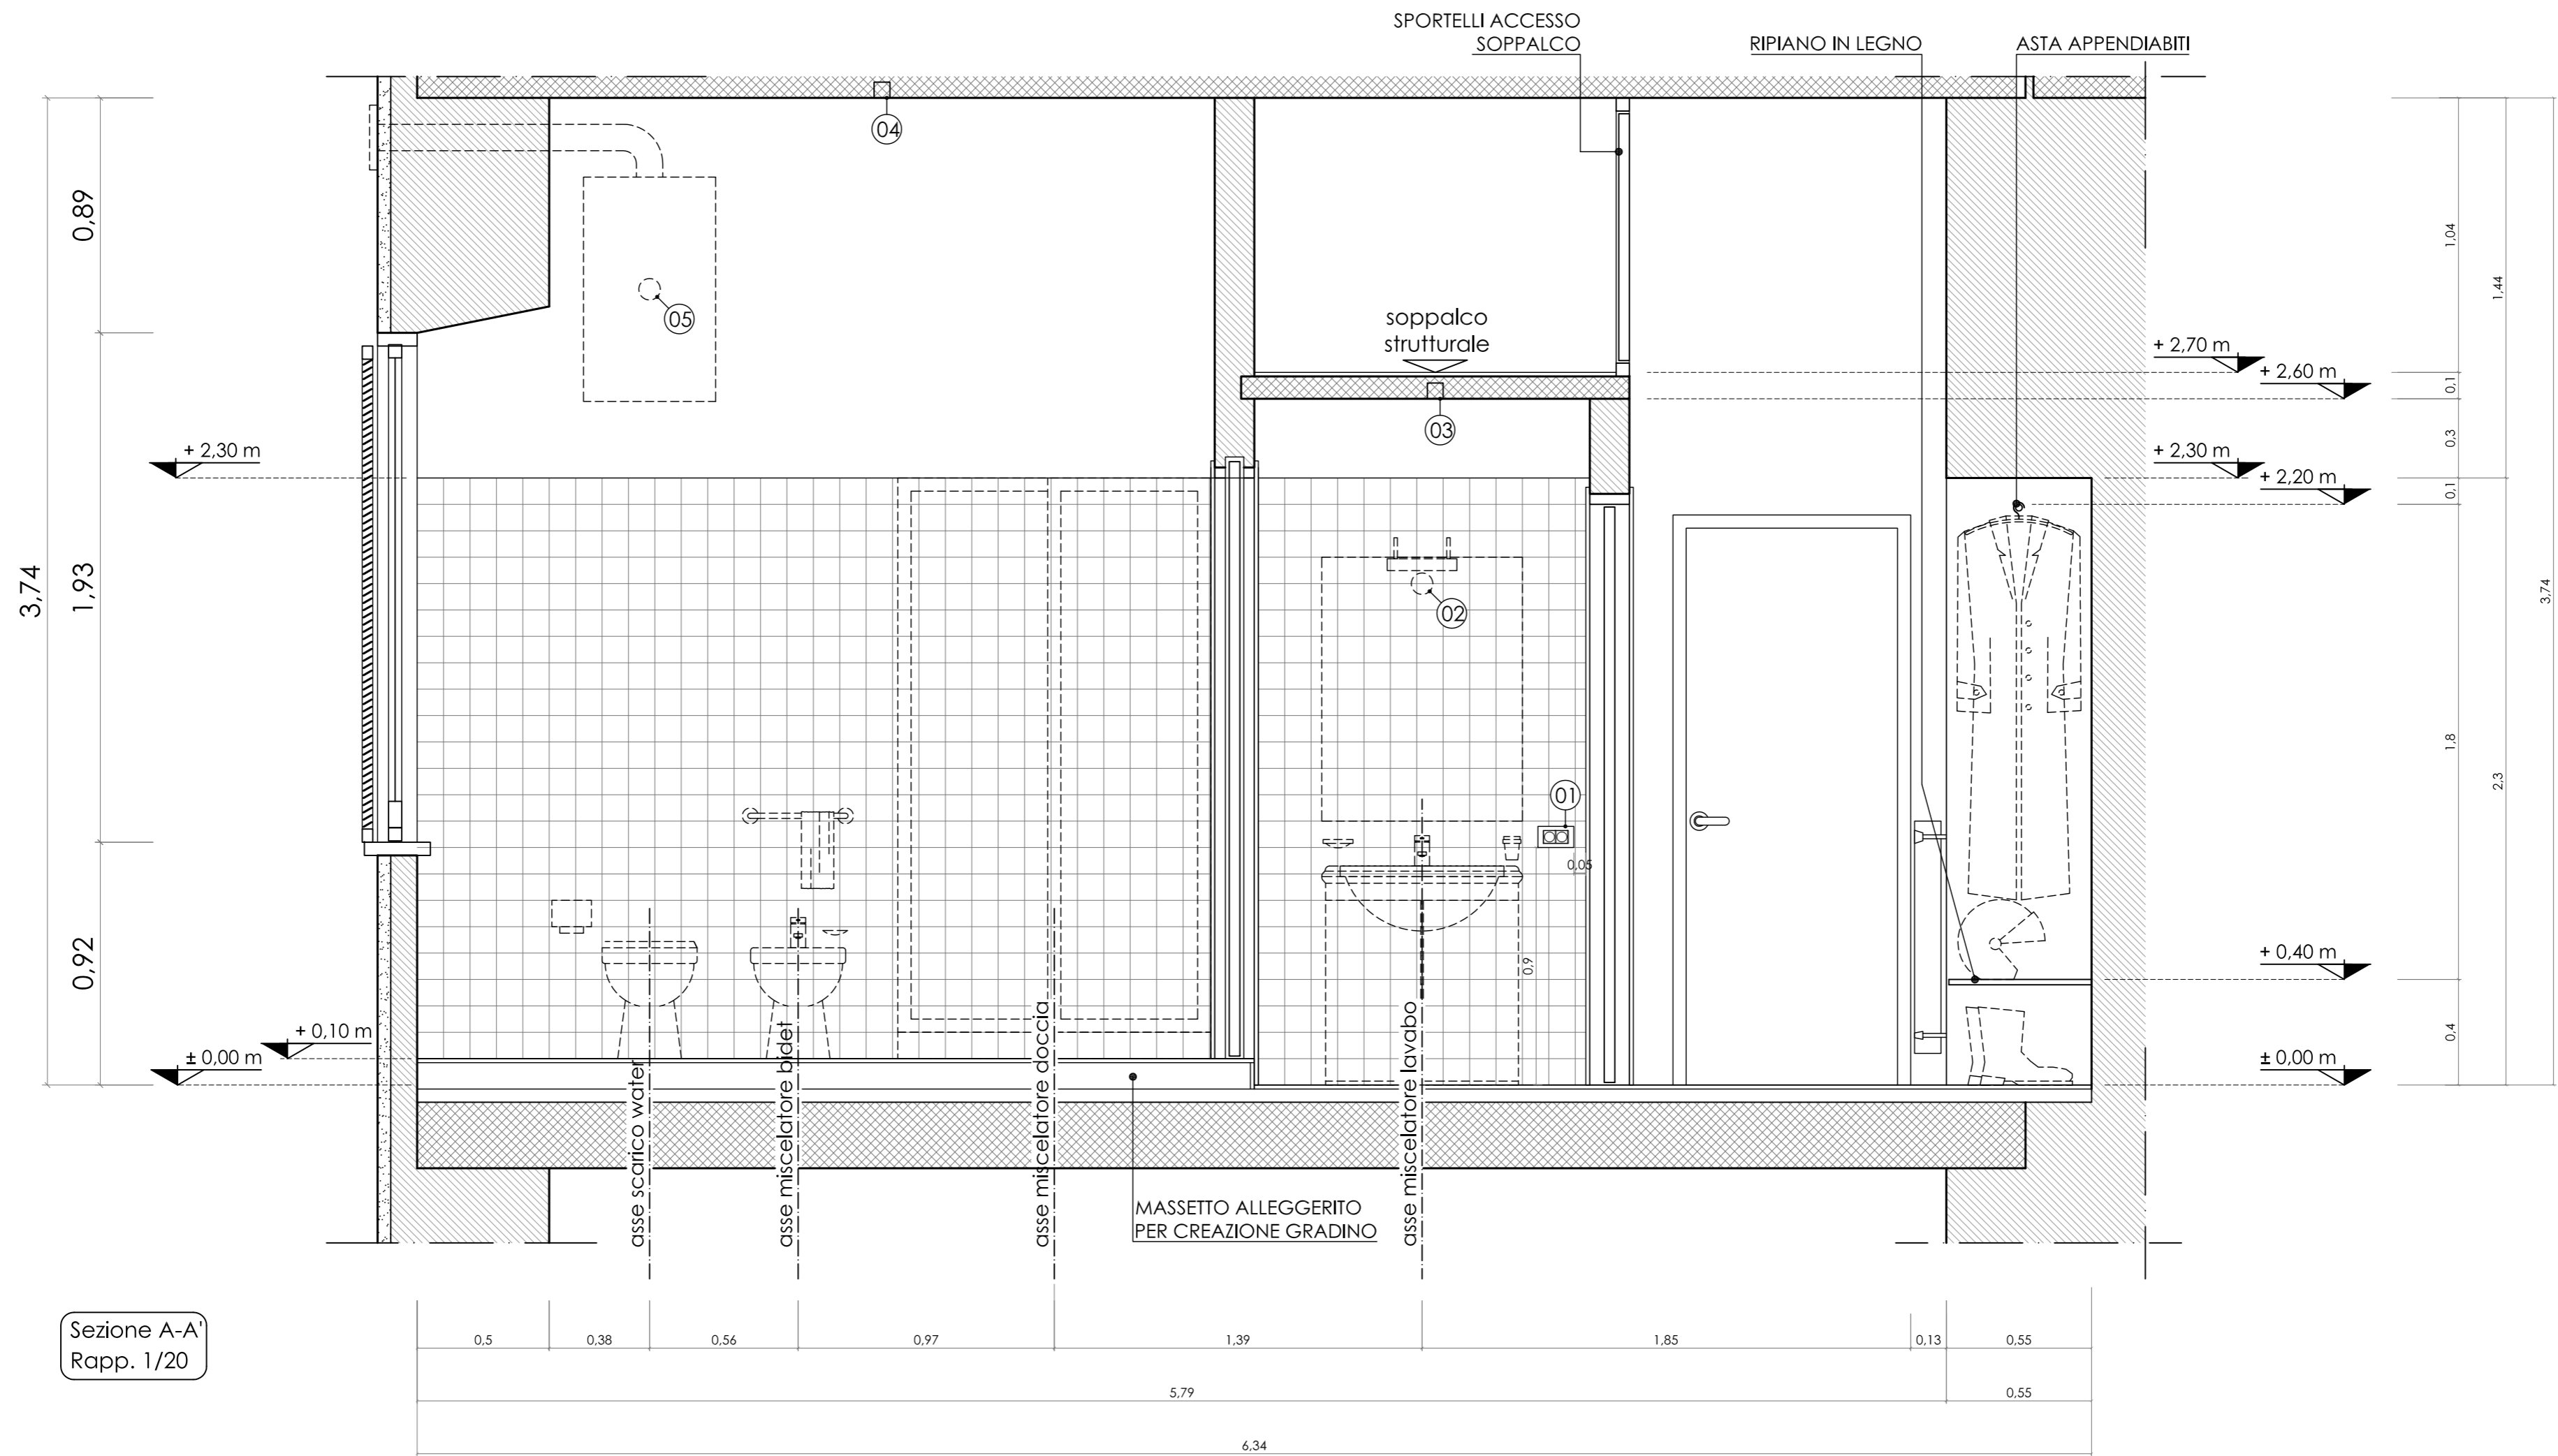

Sezione A-A'
Rapp. 1/20

LEGENDA
IMPIANTO
ELETTRICO

01	n° 1 scatola + supporto + placca da 4 moduli n° 2 prese da 16 A universali	art. V71304 + 14614 + 14654.01 art. 14210	03	n° 1 scatola di derivazione da parete con passacavi	art. V55001
02	n° 1 scatola di derivazione da parete con passacavi	art. V55001	04	n° 1 scatola di derivazione da parete con passacavi	art. V55001
			05	n° 1 scatola di derivazione da parete con passacavi	art. V55001